


- Acquedotto adduzione bocchetta acqua
- Vasca raccolta acque esistente da ripristinare
- Bocchetta presa acqua
- Muro in pietra

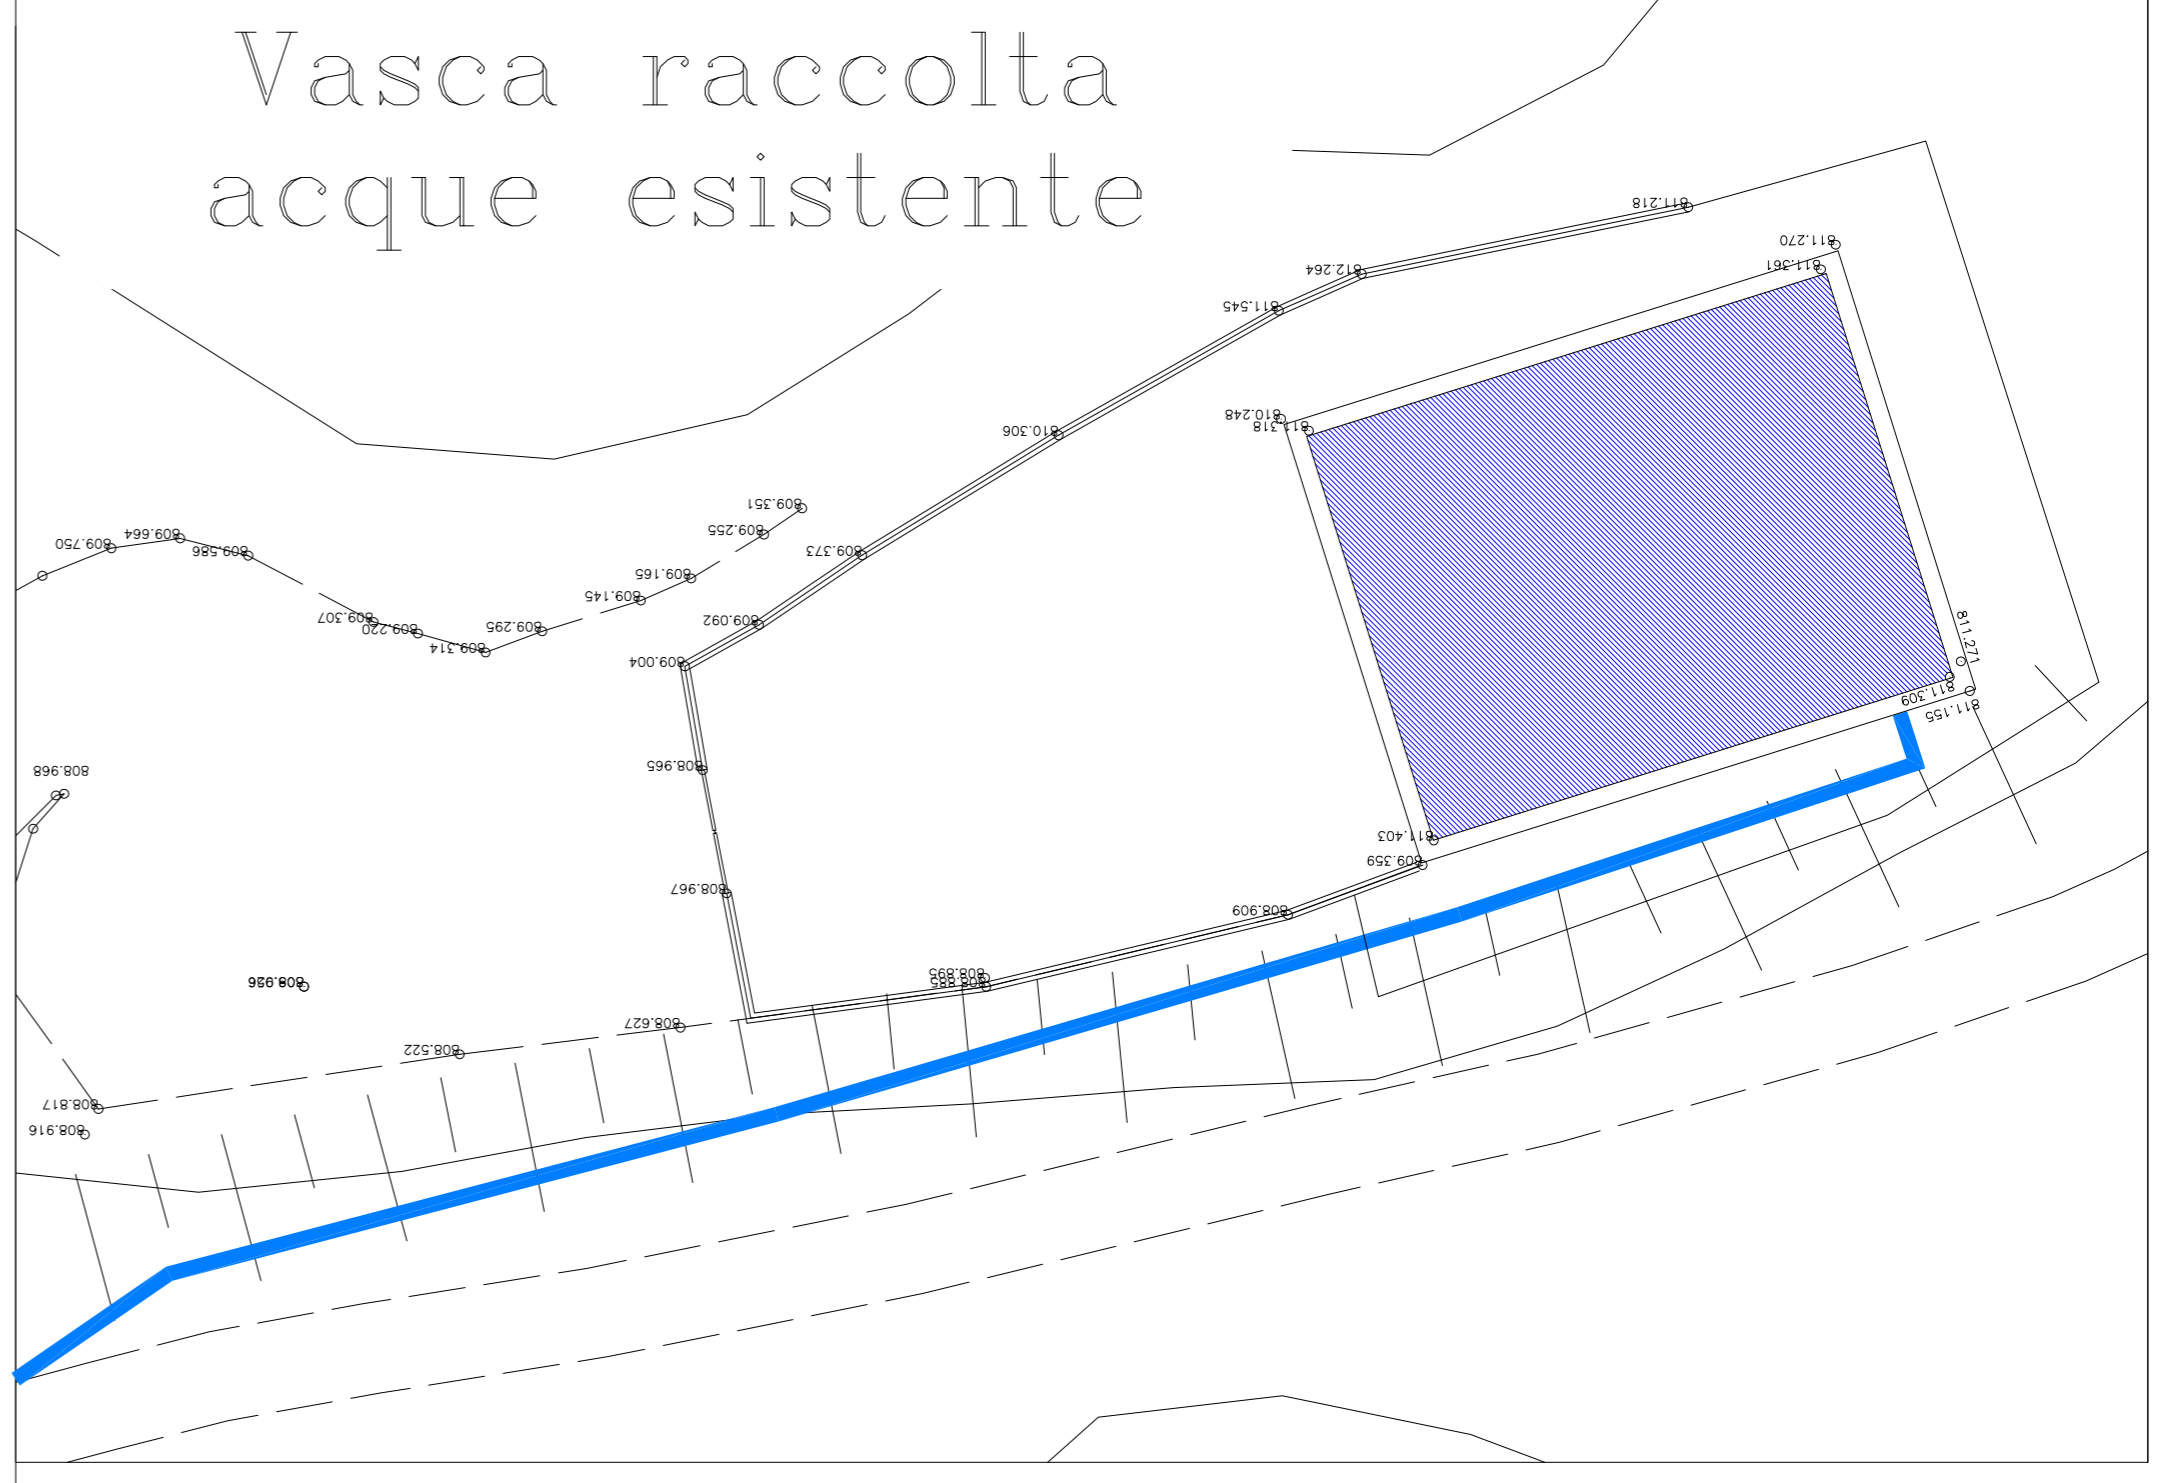


COMUNITA' MONTANA ALENTO MONTESTELLA
(Provincia di Salerno)


LAVORI DI REALIZZAZIONE E RIPRISTINO DI VASCHE PER LA RACCOLTA DELLE ACQUE AD UTILIZZO ANTINCENDIO

PSR 2014/2020 MISURA 8
Investimenti nello sviluppo delle aree forestali e nel miglioramento della redditività delle foreste
Sottomisura 8.3.1
Sostegno alla promozione del turismo rurale alle foreste di interesse culturale, naturalistico ed ecoturistico
TIPOLOGIA 8.3.1
Sostegno alla promozione del turismo rurale alle foreste di interesse culturale, naturalistico ed ecoturistico

Tav. 05	PROGETTO ESECUTIVO
data:	COMUNE DI SESSA CILENTO
disegnato:	PLANNETTERIA GENERALE
scala: 1:1000	PROGETTO

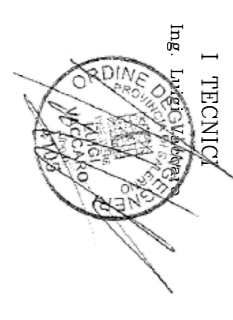

 1 foglio
del progetto
Comune: Sessa Cilento
Catasto: Sessa Cilento



Comune: Sessa Cilento