

COMUNITA' MONTANA ALENTO MONTESTELLA  
(Provincia di Salerno)

**LAVORI DI REALIZZAZIONE E RIPRISTINO DI VASCHE PER  
LA RACCOLTE DELLE ACQUE AD UTILIZZO ANTINCENDIO**

**PSR 2014/2020 MISURA 8**

Investimenti nello sviluppo delle aree forestali e nel miglioramento della redditività delle foreste

**Sottomisura 8.3.1**


Sostegno alla prevenzione dei danni arrecati alle foreste da incendi, calamità naturali ed eventi catastrofici

**TIPOLOGIA 8.3.1**

Sostegno alla prevenzione dei danni arrecati alleforeste da incendi, calamità naturali ed eventi catastrofici

Tav. 07	PROGETTO ESECUTIVO
	COMUNE DI SESSA CILENTO
data: agg.:	PIANTA E SEZIONI PROGETTO
scala 1:200-500	


I TECNICI  
Ing. Luigi Vaccaro

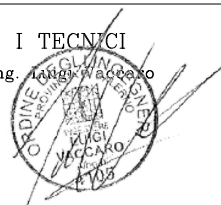


R.U.P.


Geom. Floriano Malandrino

SEZIONE A-A

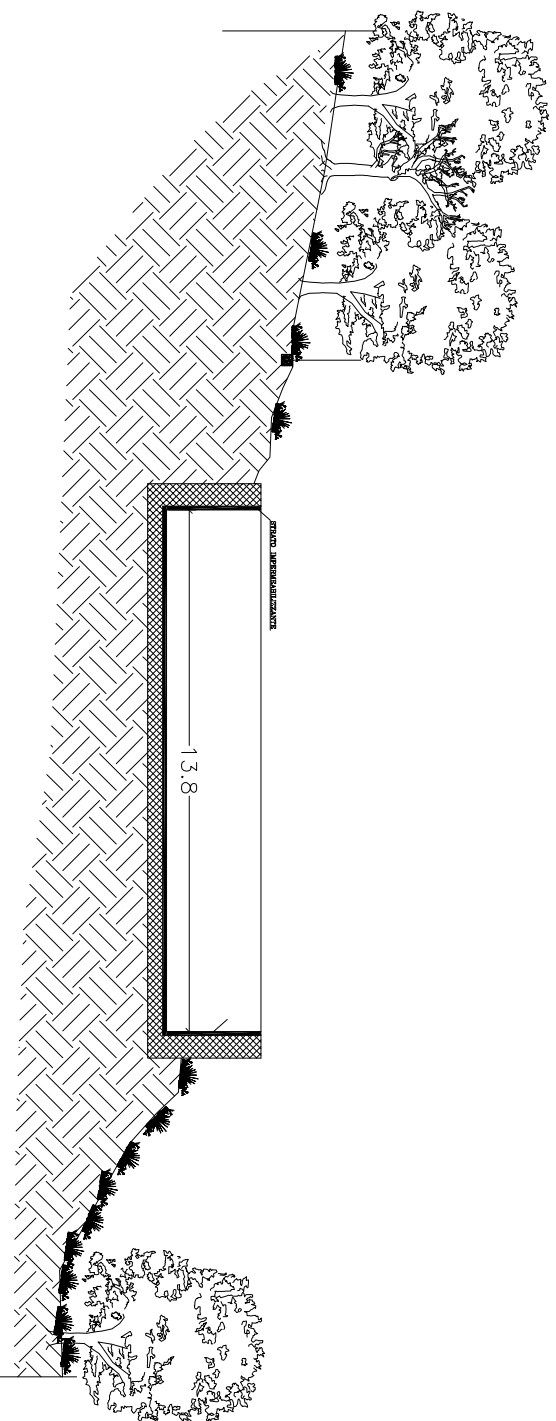

SEZIONE B-B

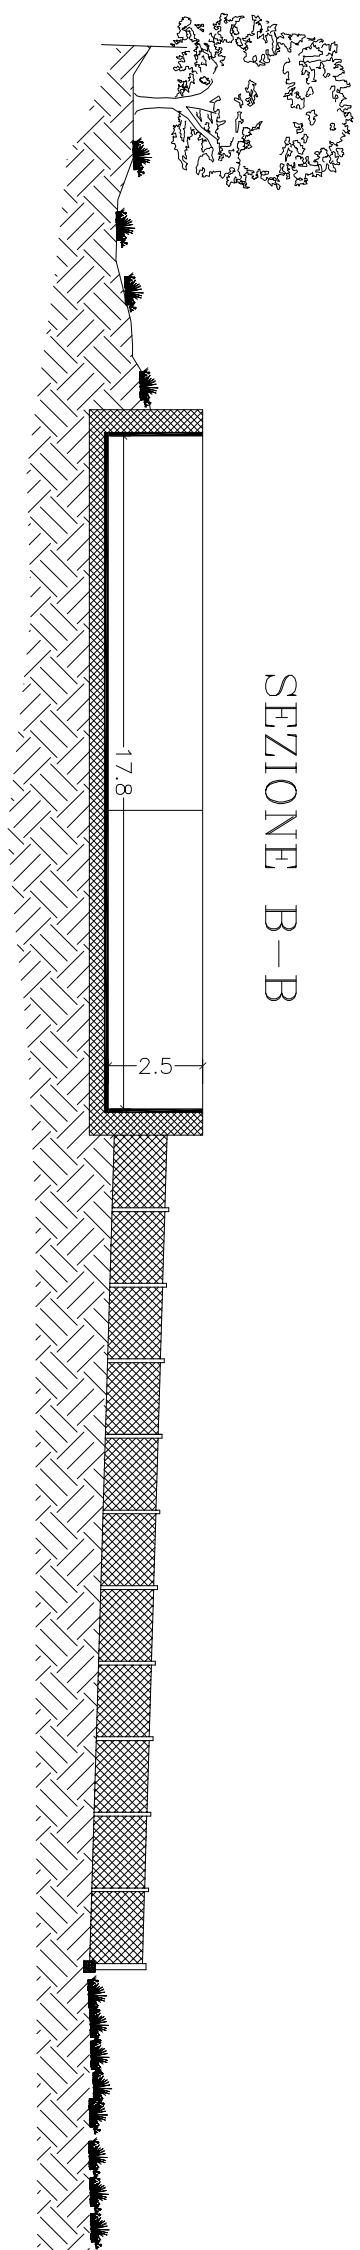

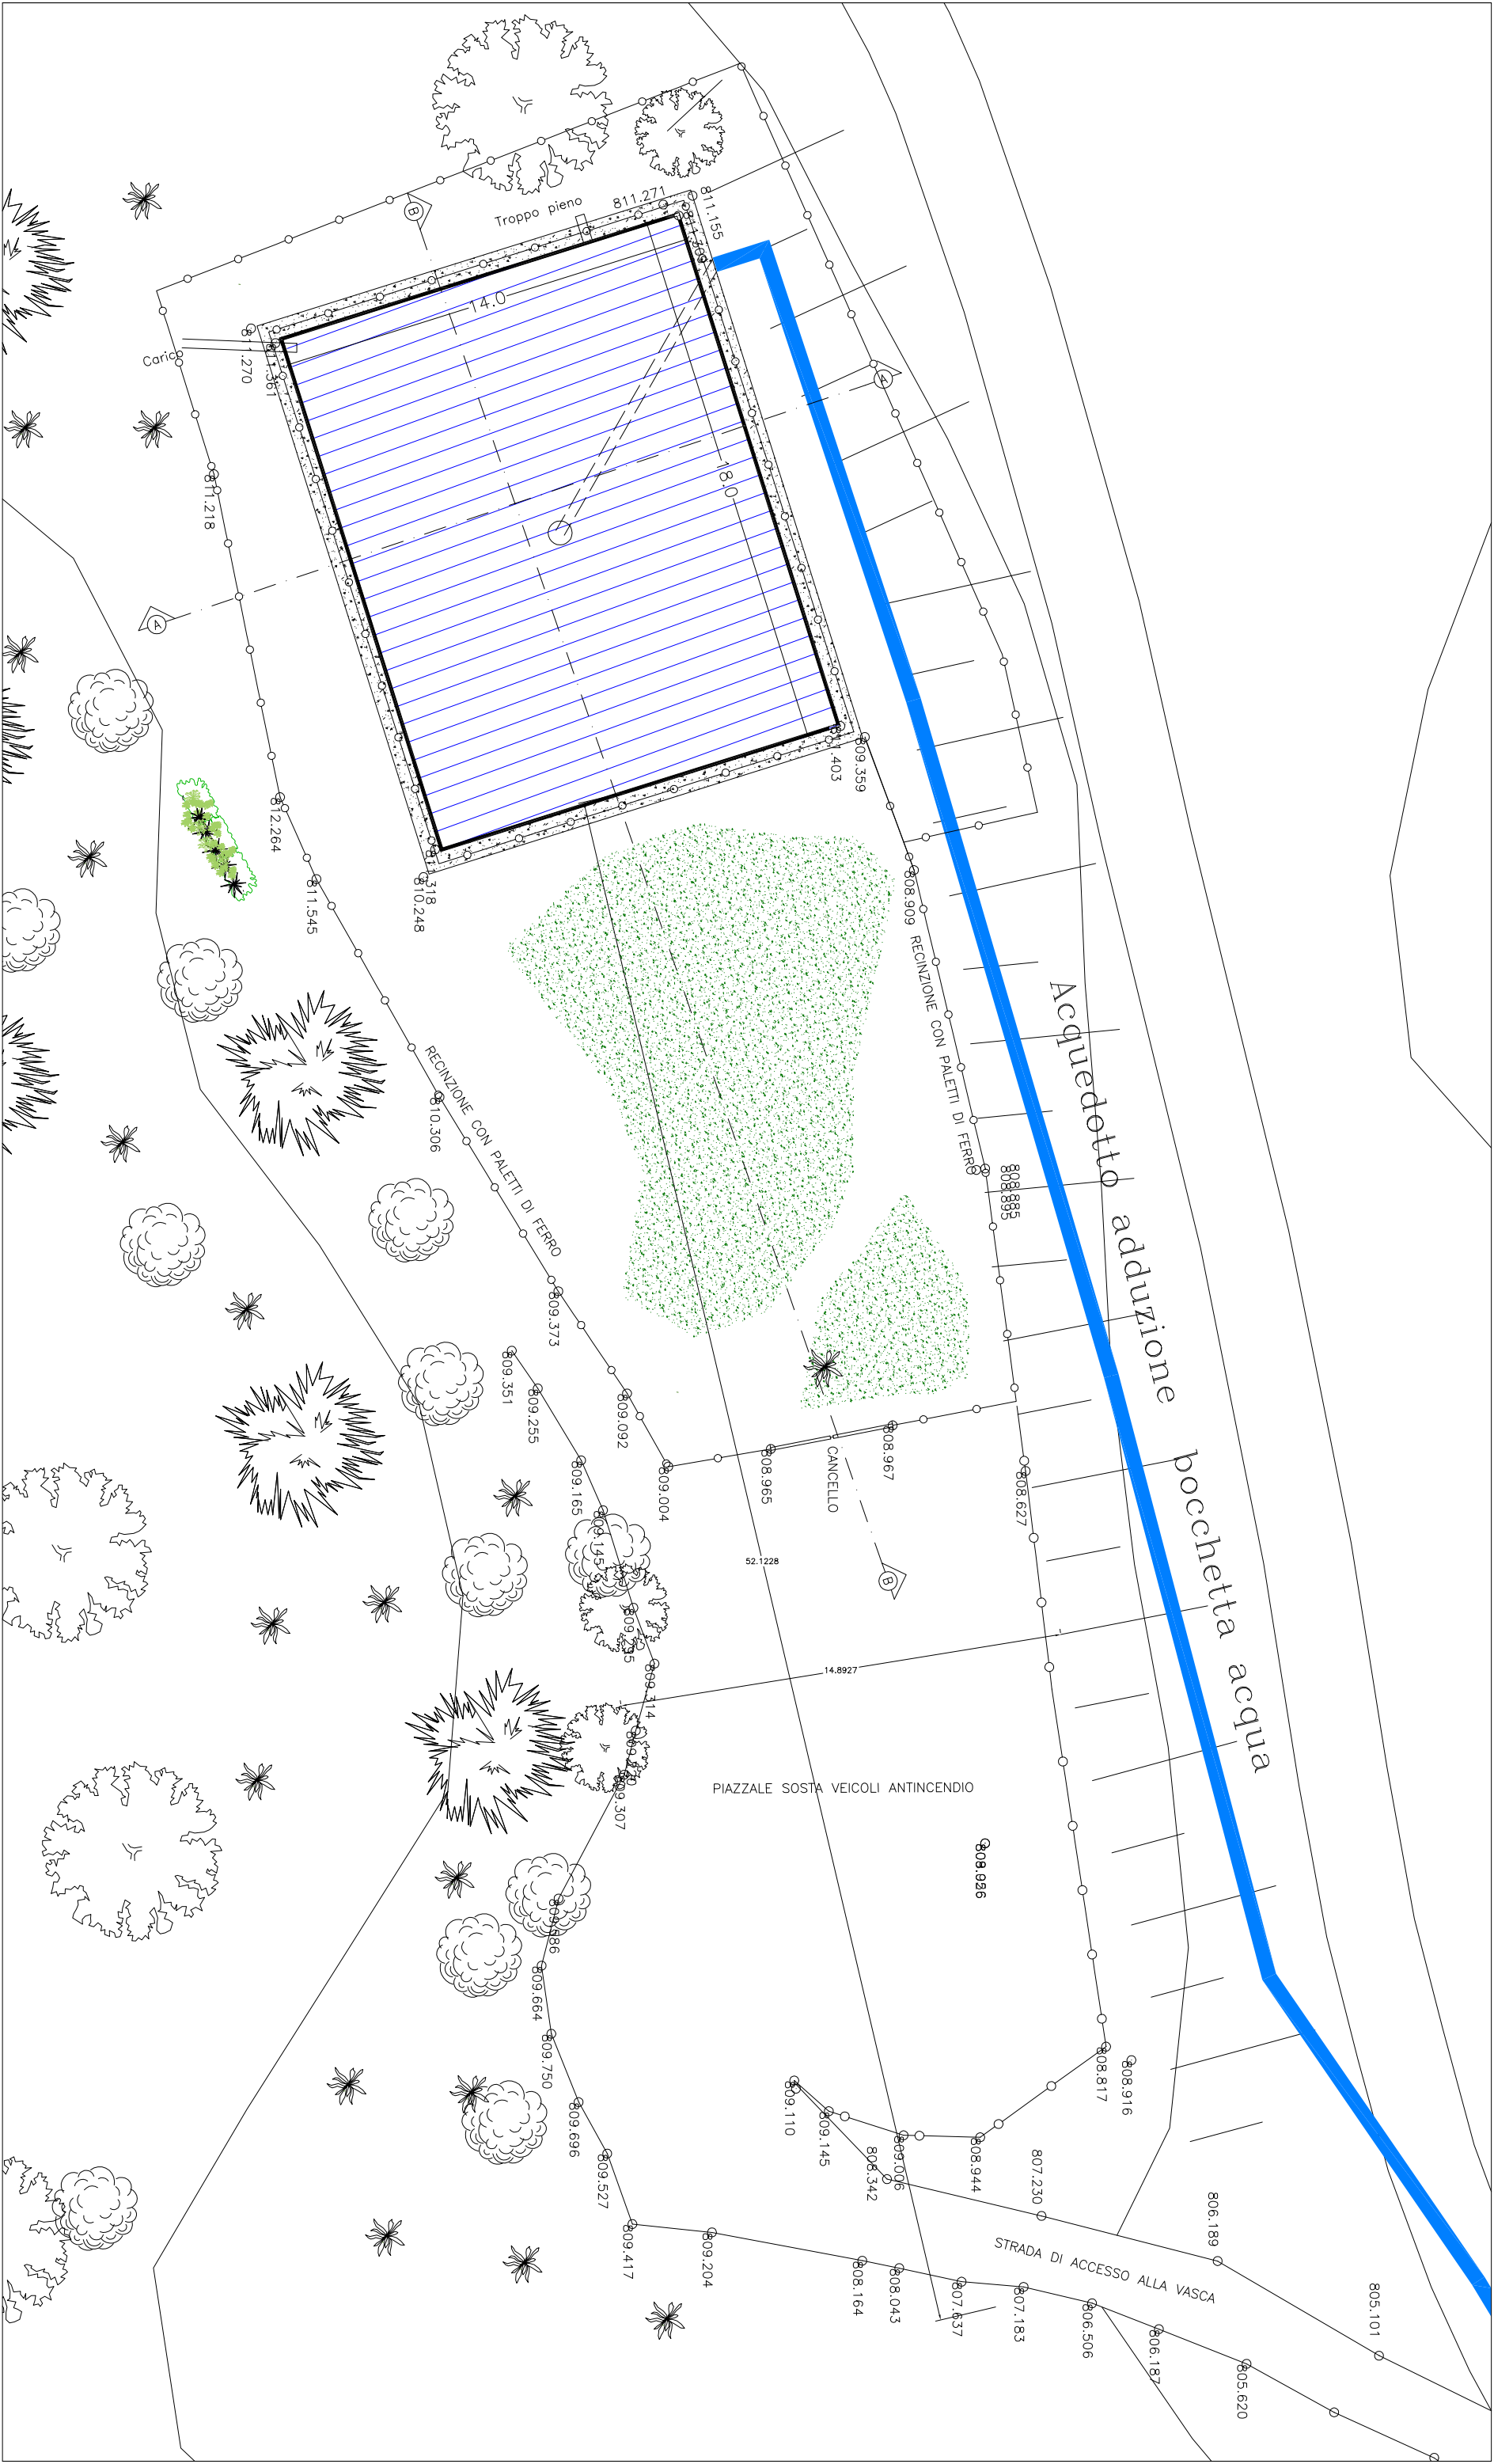

Vasca raccolta  
acque esistente

760.9

754.2

- Acquedotto adduzione bocchetta acqua
- Vasca raccolta acque esistente da ripristinare
- Muro in pietra

