

COMUNITA' MONTANA ALENTO MONTESTELLA
(Provincia di Salerno)

LAVORI DI REALIZZAZIONE E RIPRISTINO DI VASCHE PER
LA RACCOLTE DELLE ACQUE AD UTILIZZO ANTINCENDIO

PSR 2014/2020 MISURA 8

Investimenti nello sviluppo delle aree forestali e nel miglioramento della redditività delle foreste
Sottomisura 8.3.1

Sostegno alla prevenzione dei danni arrecati alle foreste da incendi, calamità naturali ed eventi catastrofici
TIPOLOGIA 8.3.1


Sostegno alla prevenzione dei danni arrecati all'edilizia da incendi, calamità naturali ed eventi catastrofici

Tav. 37	PROGETTO ESECUTIVO
data:	SCHEMA FUNZIONAMENTO VASCA
disegnato:	PARTICOLARI COSTRUTTIVI -
realizzato:	VABB




R.U.P.
Geom. Roberto Marandino


PLANIMETRIA TIPO
Scala 1:200

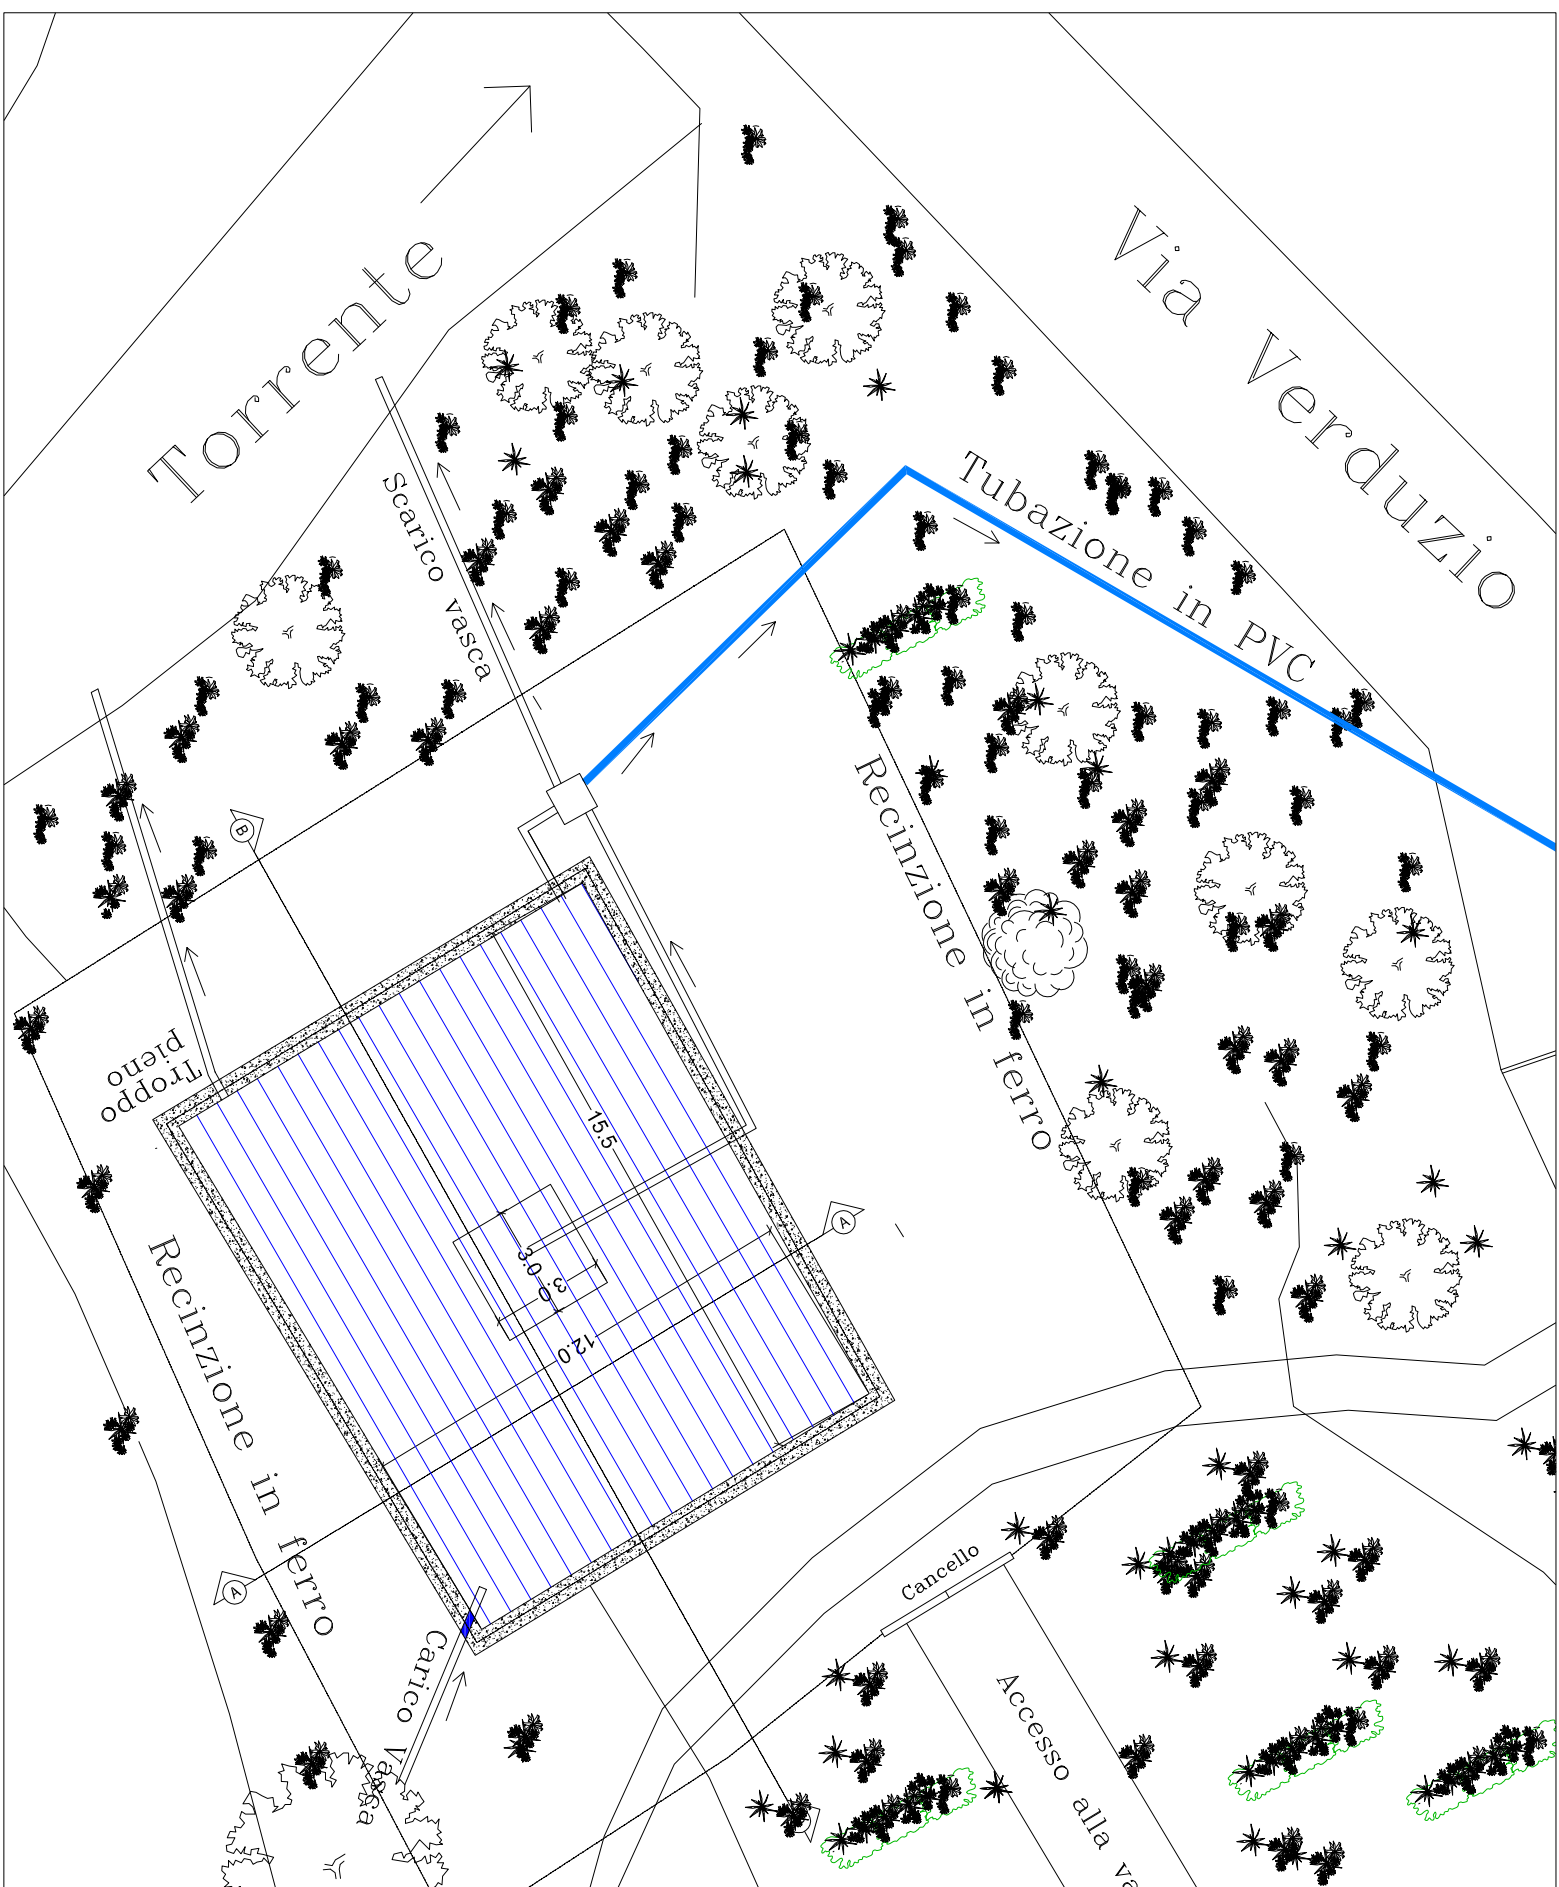


PARTICOLARE SCARICO VASCA

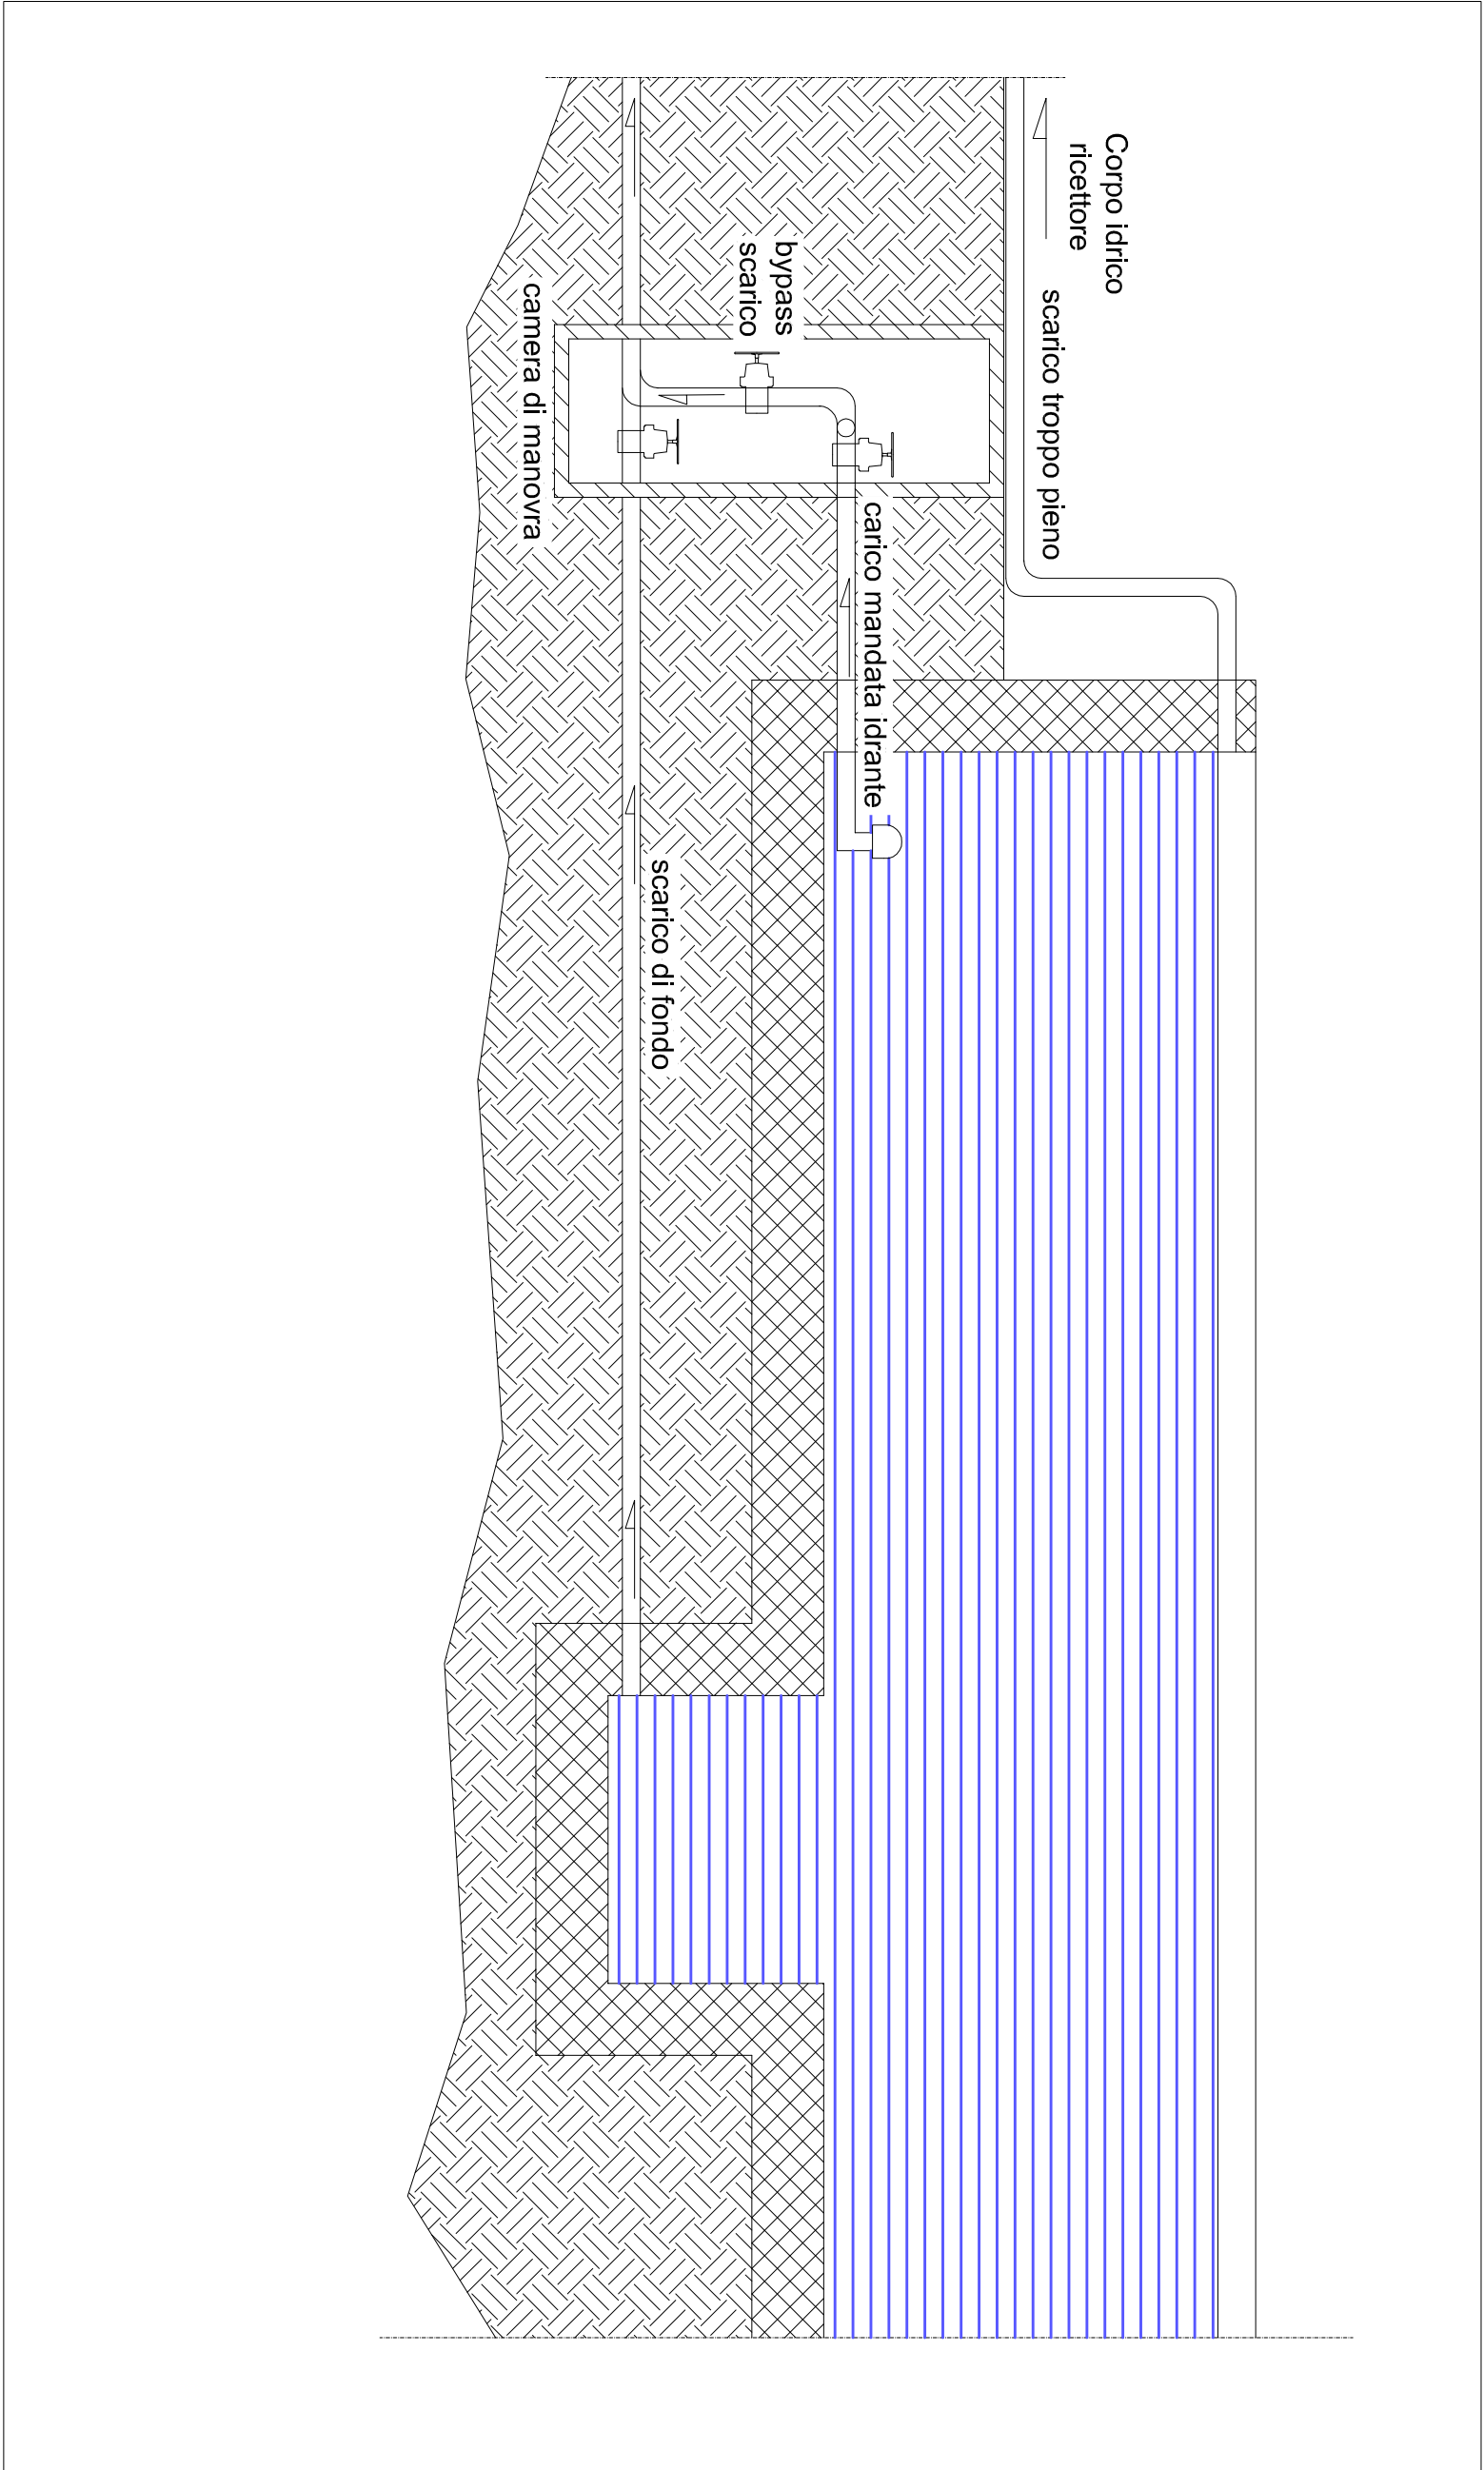


Recinzione esterna

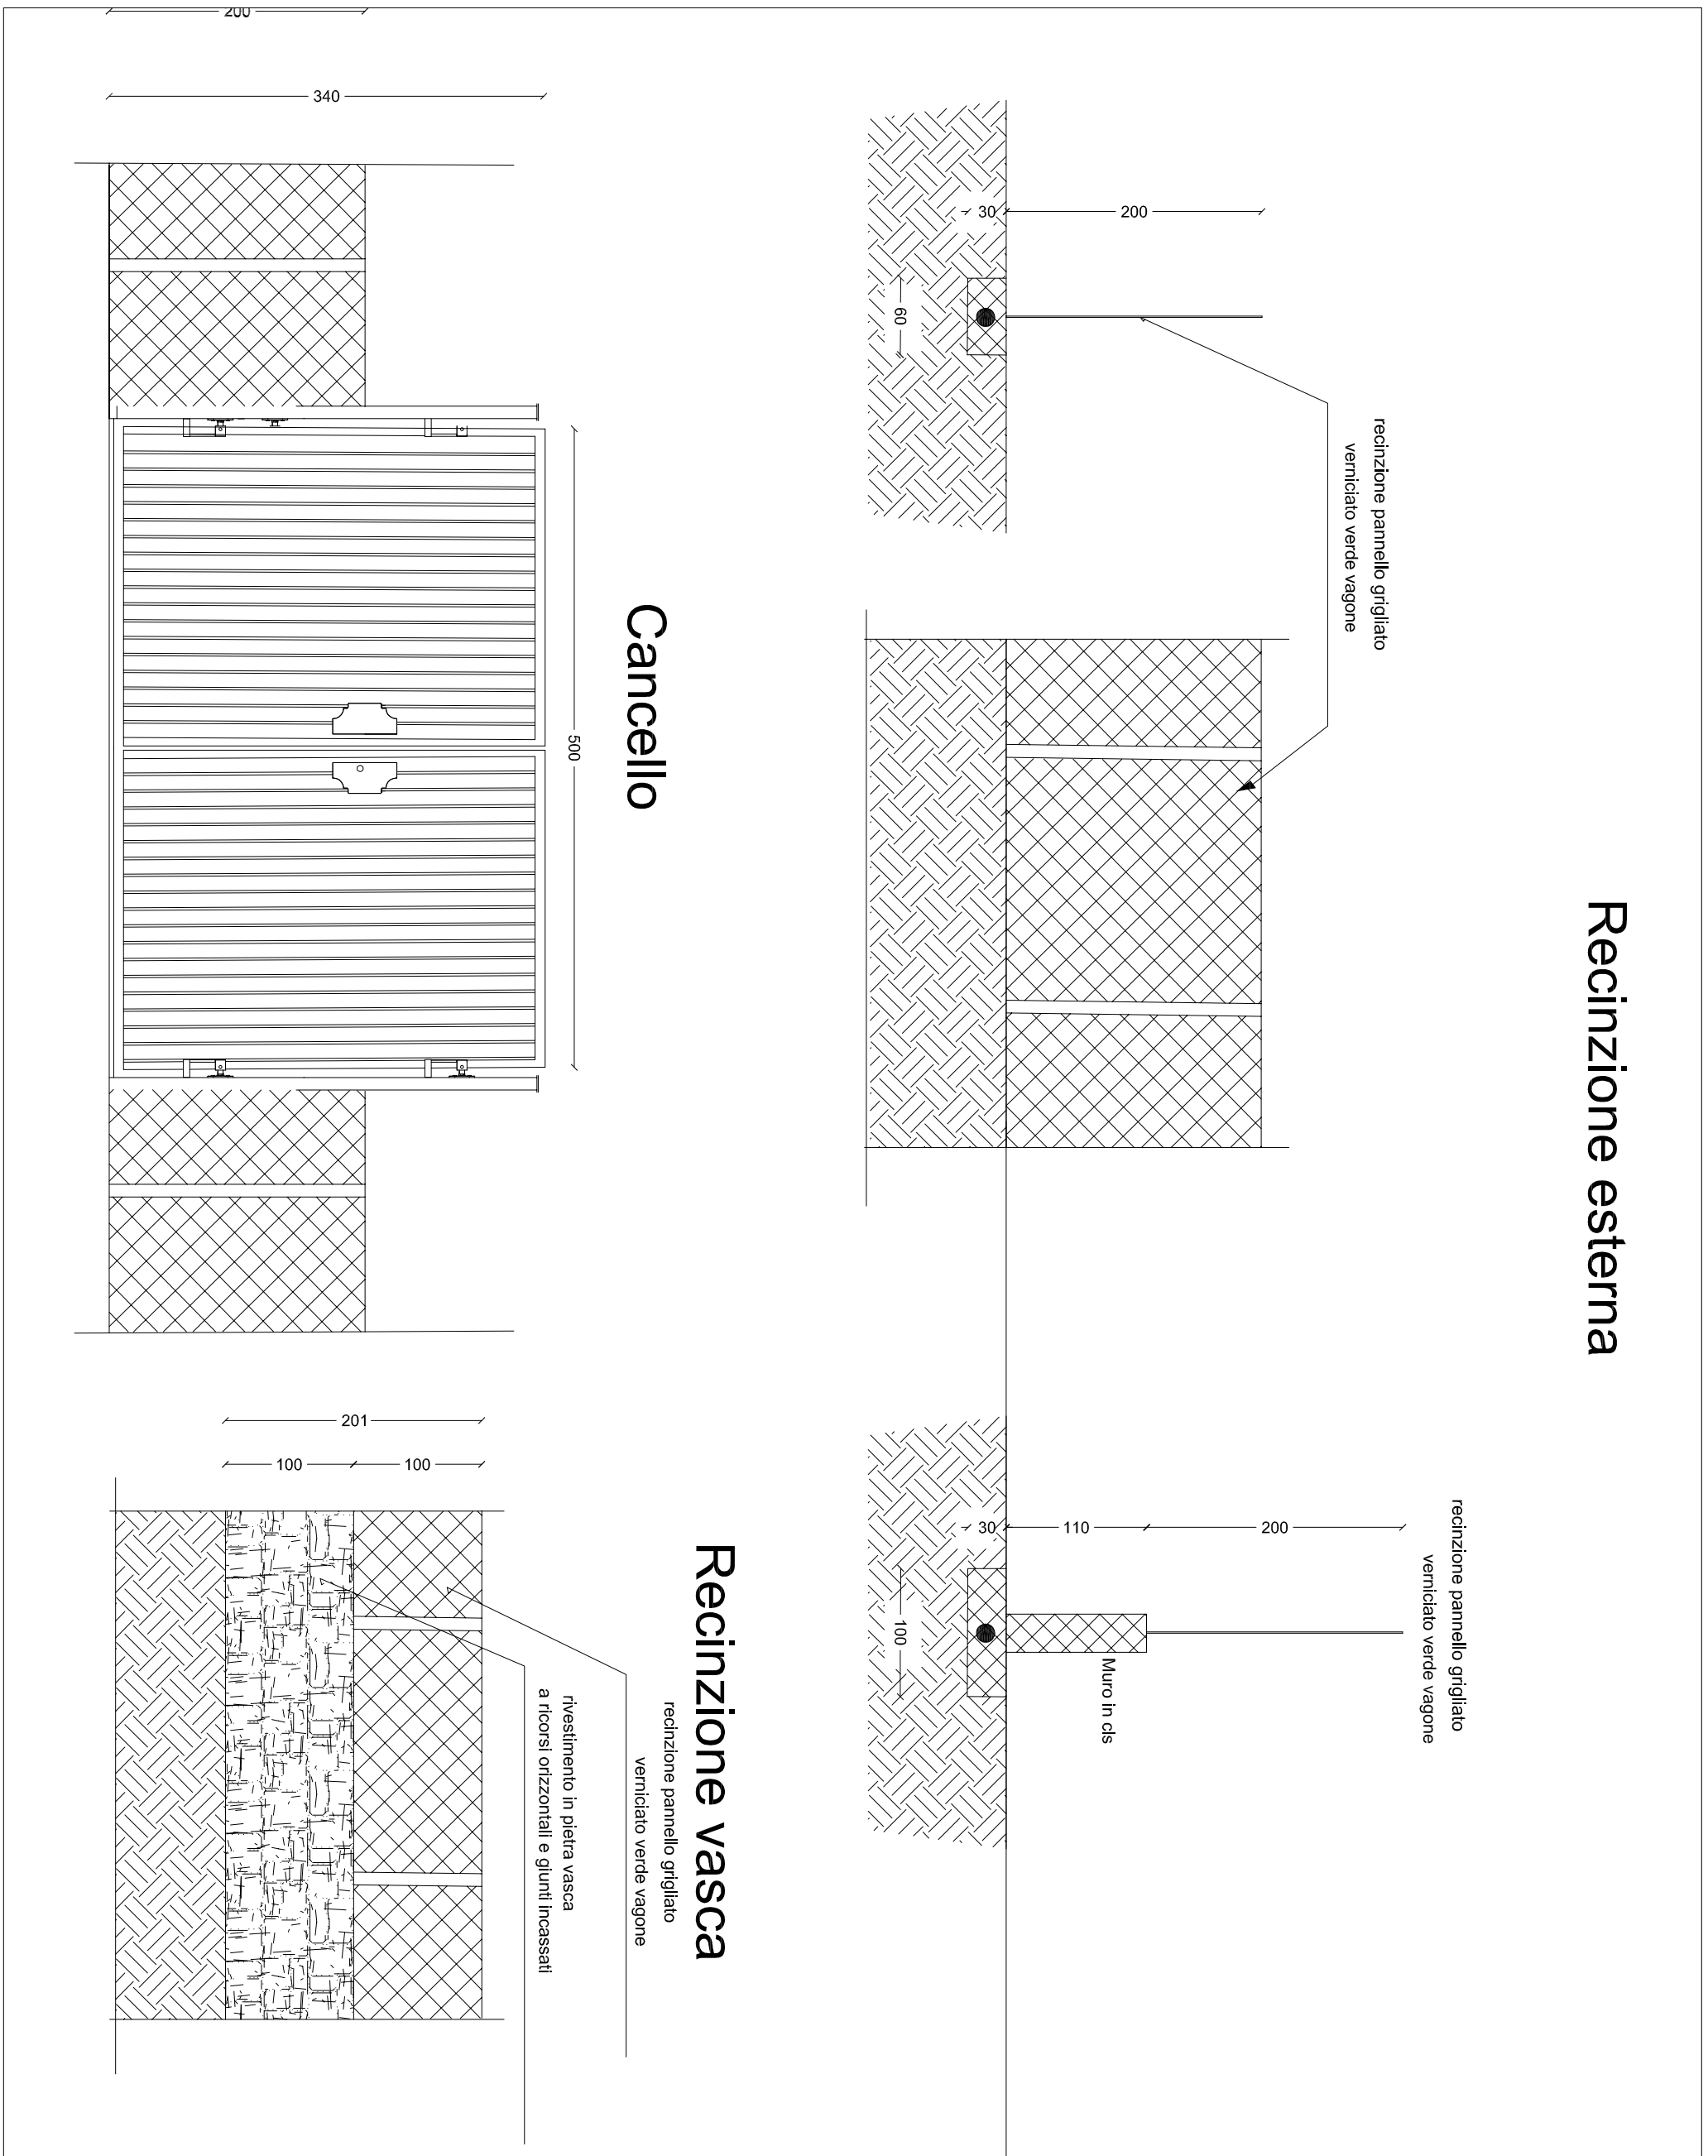

PARTICOLARE GRUPPO ATTACCO AUTOPOMPA
Scala 1:20

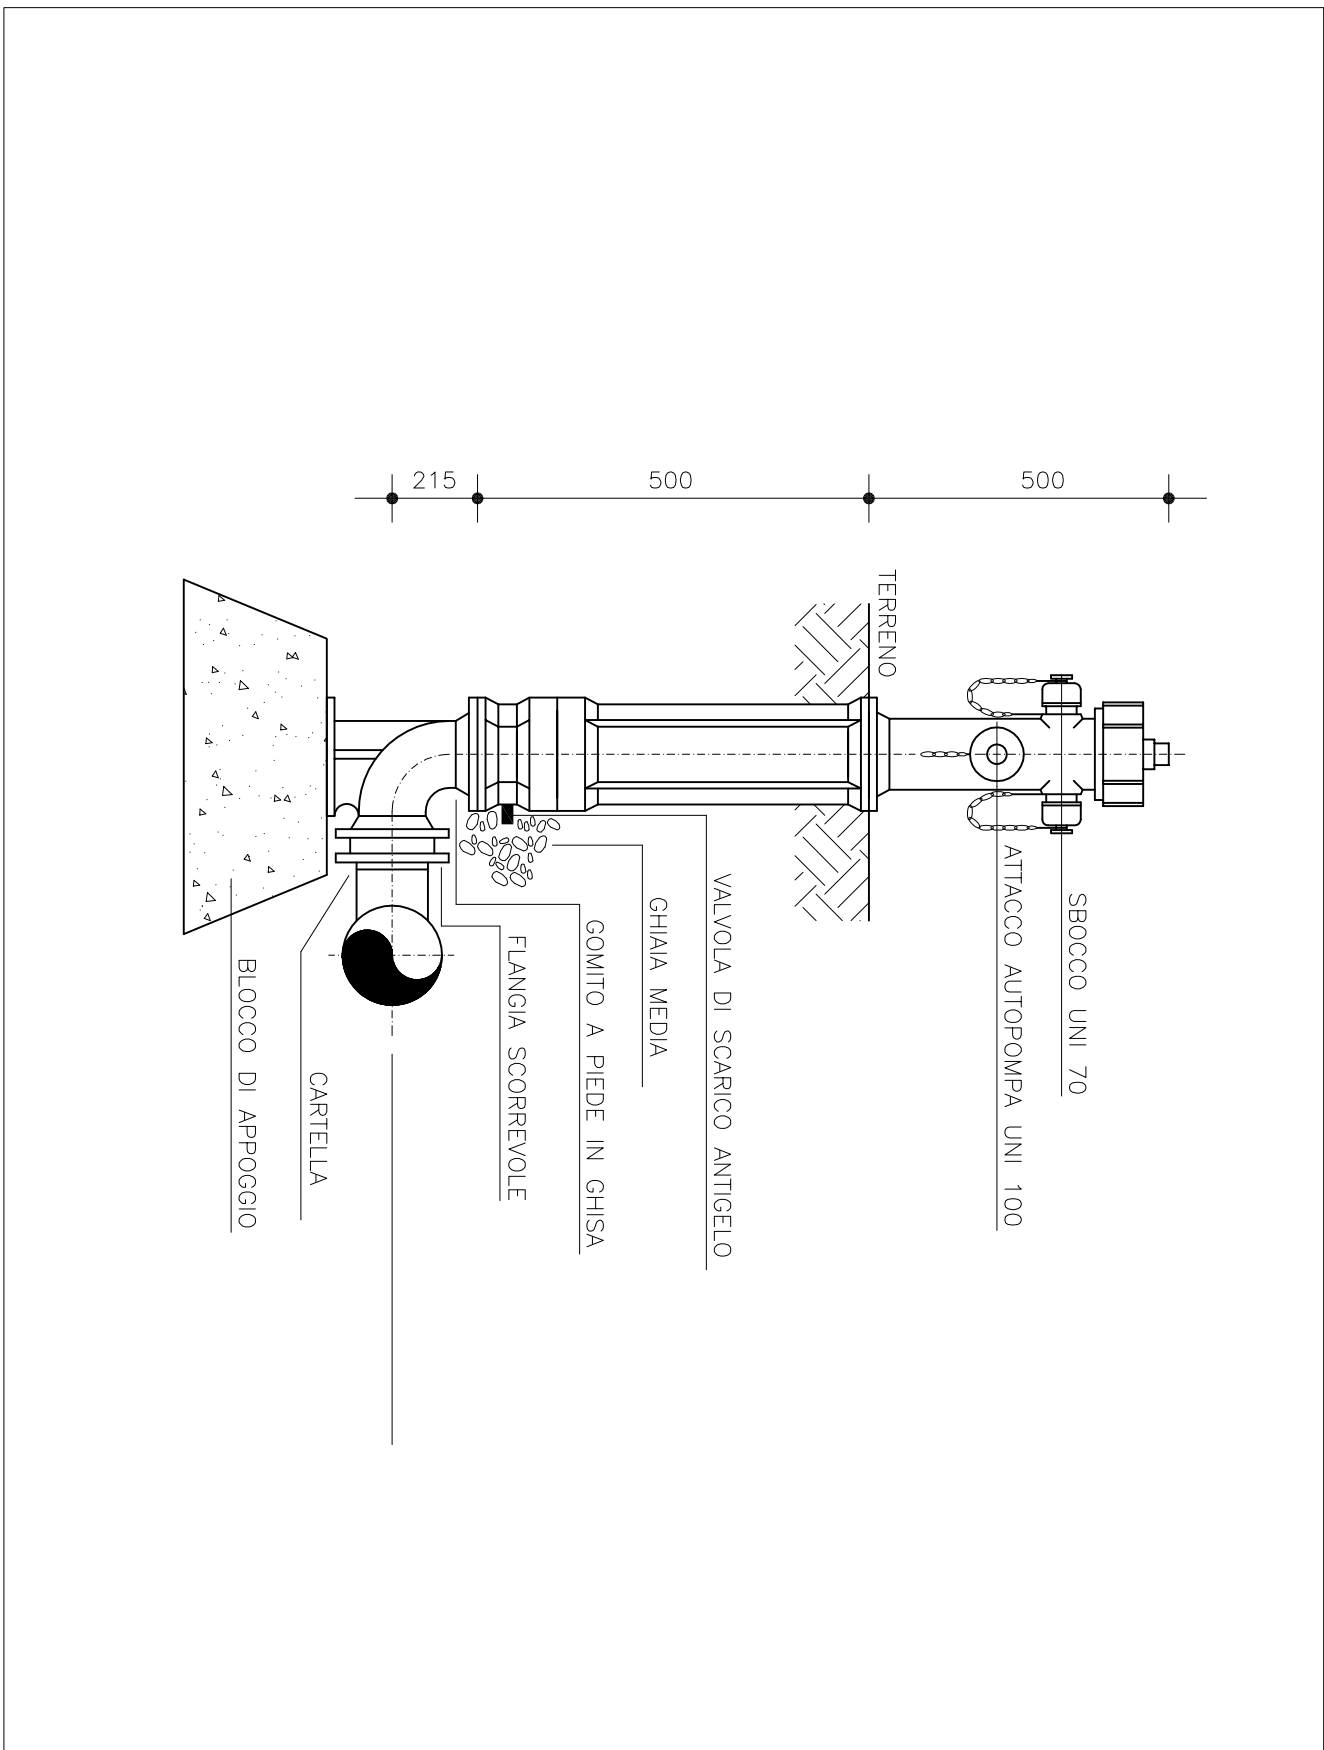

PARTICOLARE IMPERMEABILIZZAZIONE VASCA
Scala 1:20

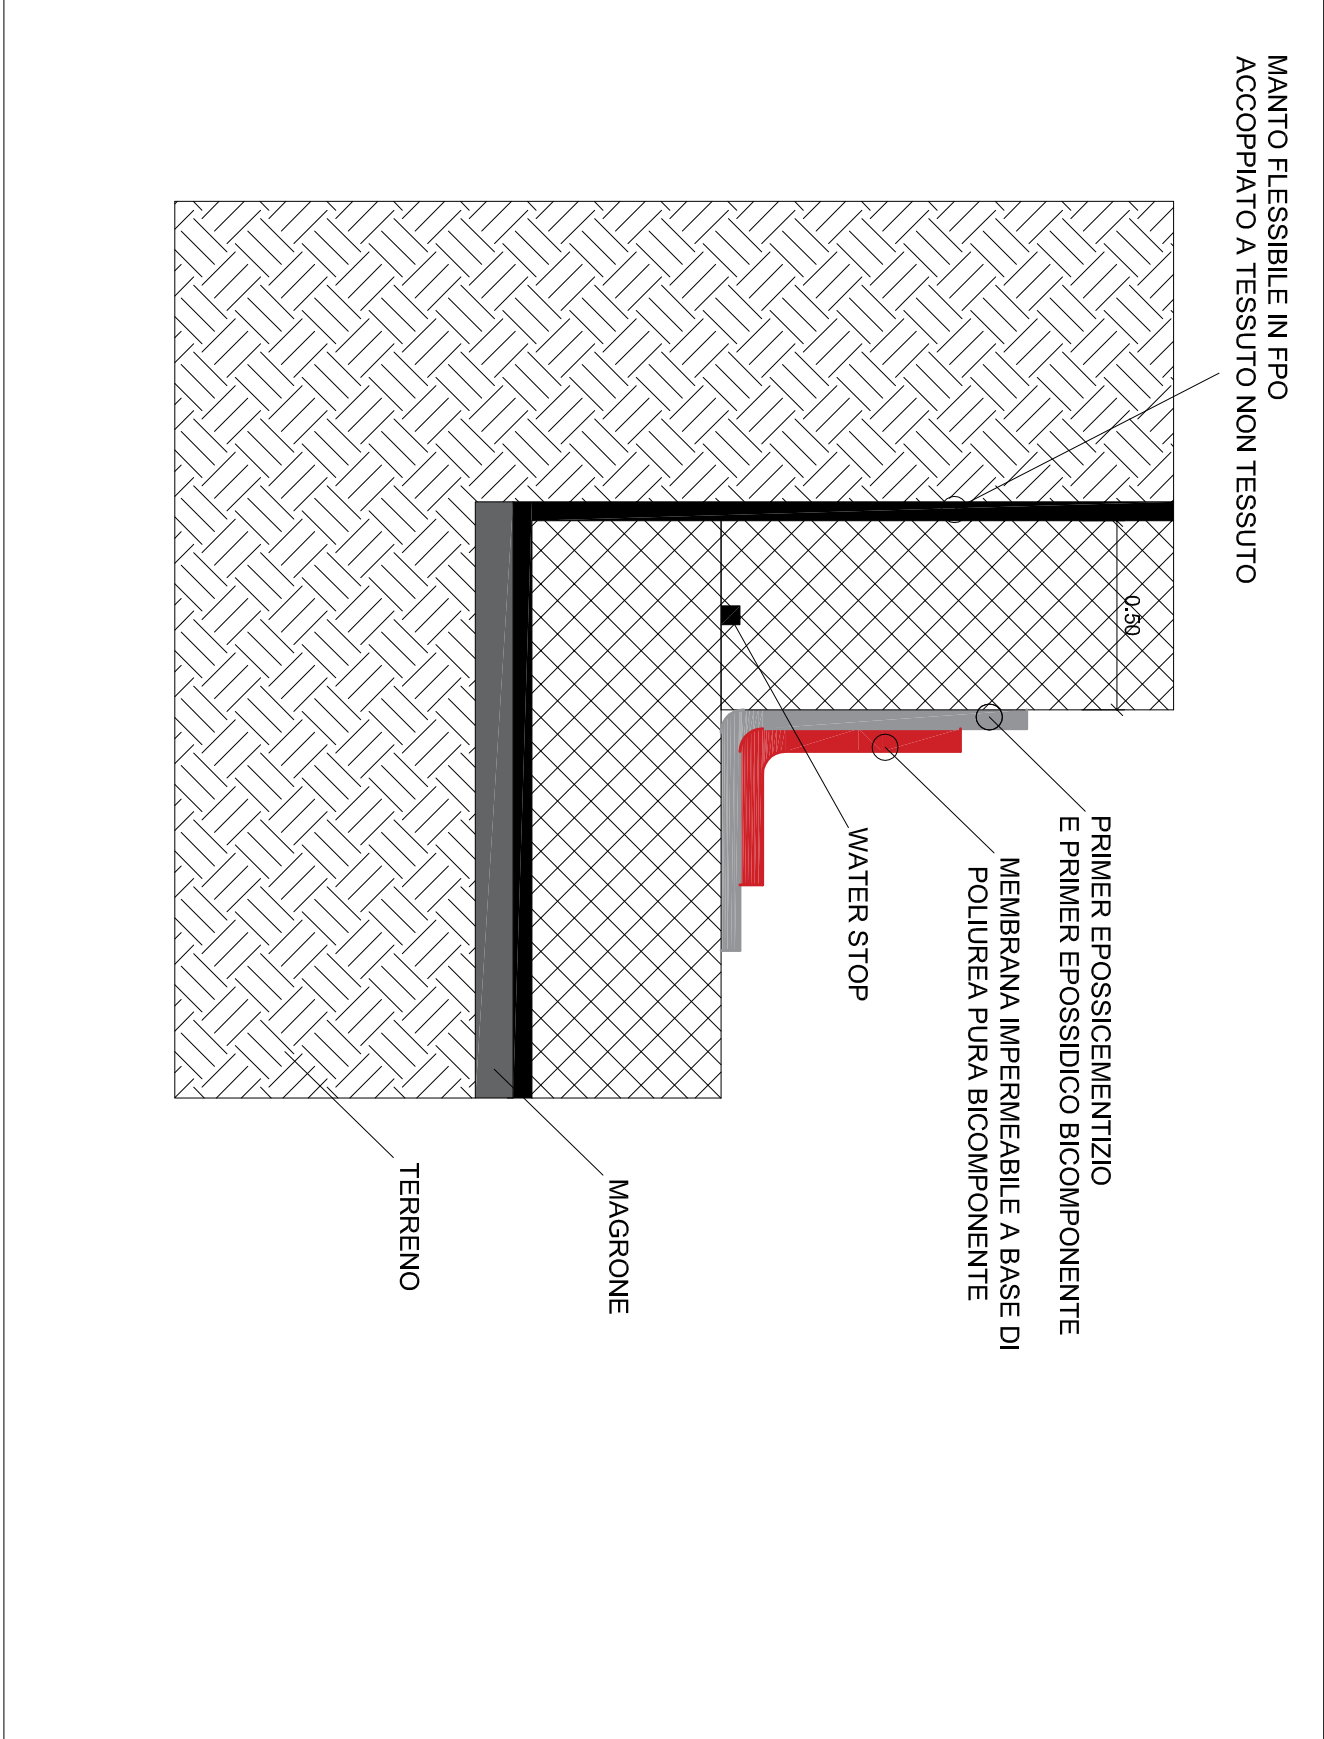

PARTICOLARE CUNETTA LEGNAME E PIETREME
Scala 1:10

